

ALEX GASPARD ARCHITECT

VERRES 11029 VIA CADUTI PER LA LIBERTA' 9
MOBILE 348 2513889
alex.gaspard@yahoo.it

COLLABORATORE: Arch. **Jeanpaul Priod** Montjovet
ALEX **GASPARD** POLITECNICO DI TORINO A.2009 ORDINE ARCHITETTI VDA N.441 A.2010 P.IVA 01141200075
E' VIETATO RIPRODURRE ANCHE PARZIALMENTE IL PRESENTE **CONCEPT**

COMMUNE DE CHALLAND SAINT VICTOR FRAZIONE **VILLA**


REGIONE AUTONOMA DE LA VALLEE' D'AOSTE
INTERVENTO DI RISTRUTTURAZIONE
REALIZZAZIONE SALA POLIVALENTE
GENNAIO 2018

COMMITTENTE COMUNE DI CHALLAND SAINT VICTOR


PROGETTO ESECUTIVO

TAVOLA E3 PROGETTO


TAVOLA PARTICOLARI COSTRUTTIVI IMPIANTO ELETTRICO - SCALA 1:50

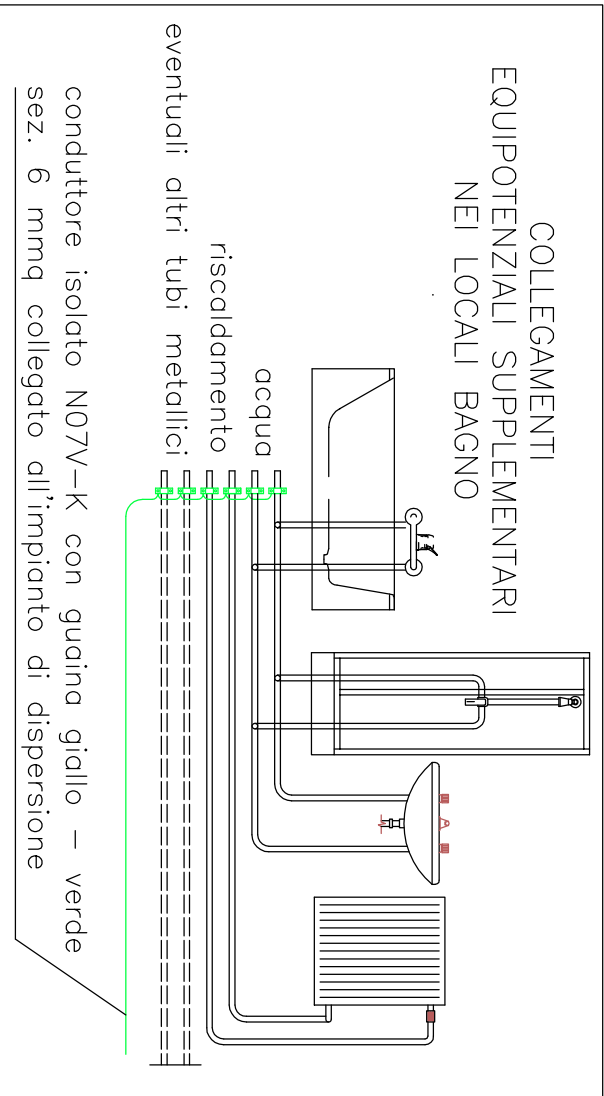


SCHEMA DI PRINCIPIO PREDISPOSIZIONE IMPIANTO TV

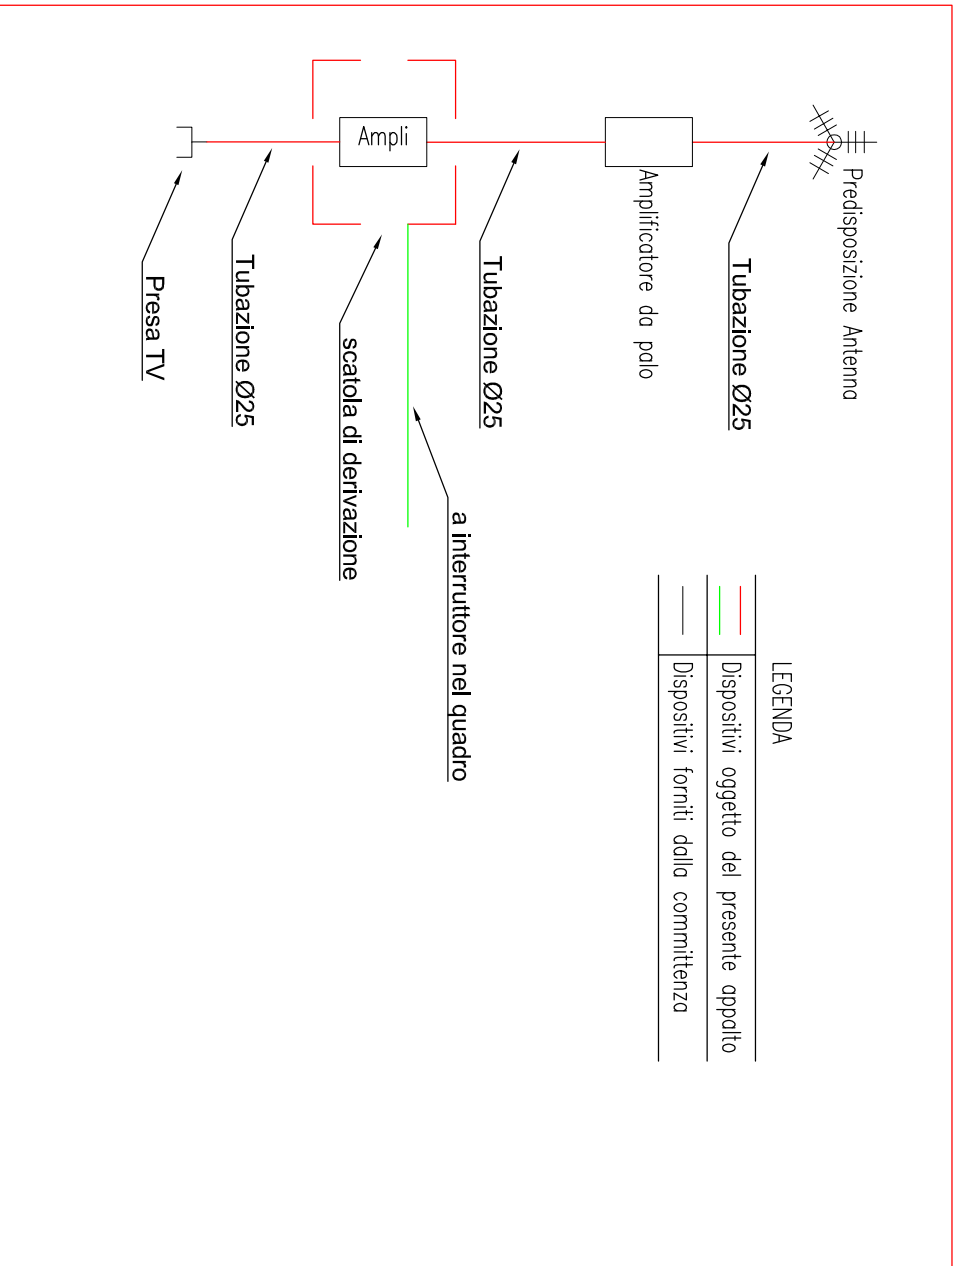


SEZIONE A-A'

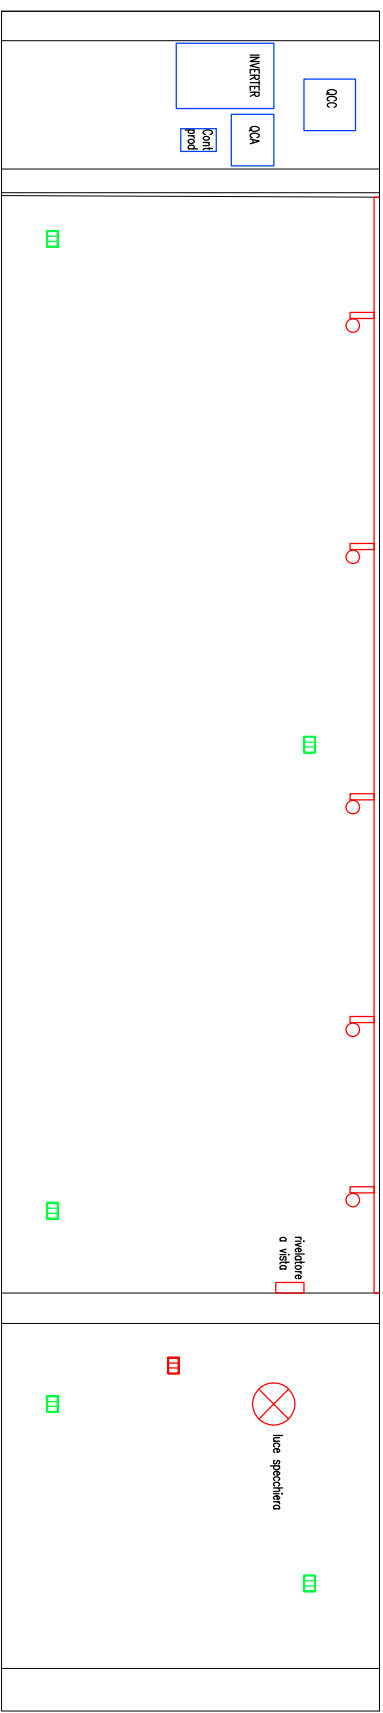


SEZIONE B-B'

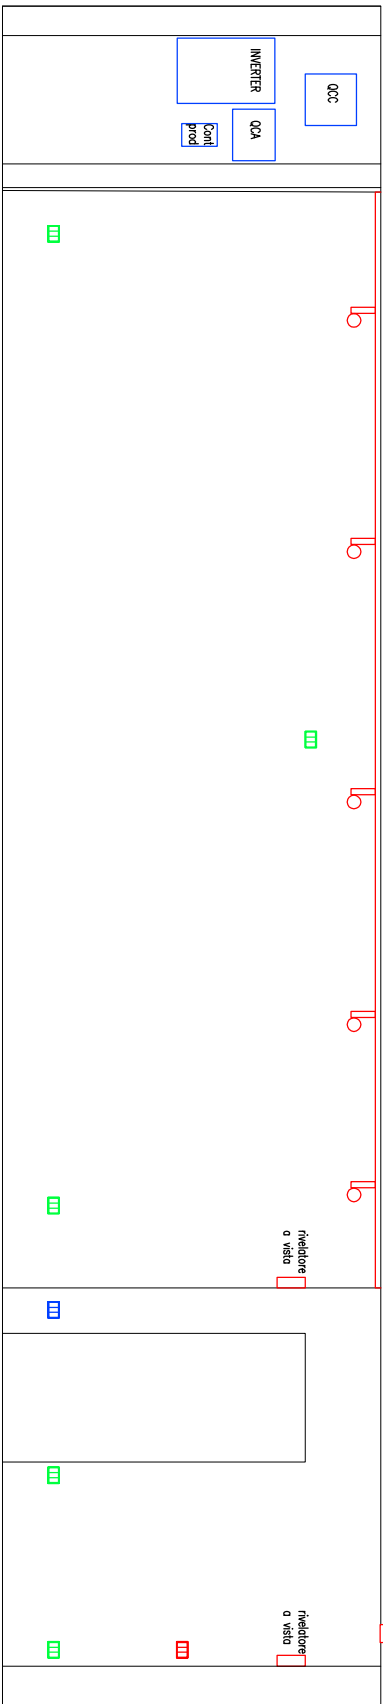


SEZIONE C-C'

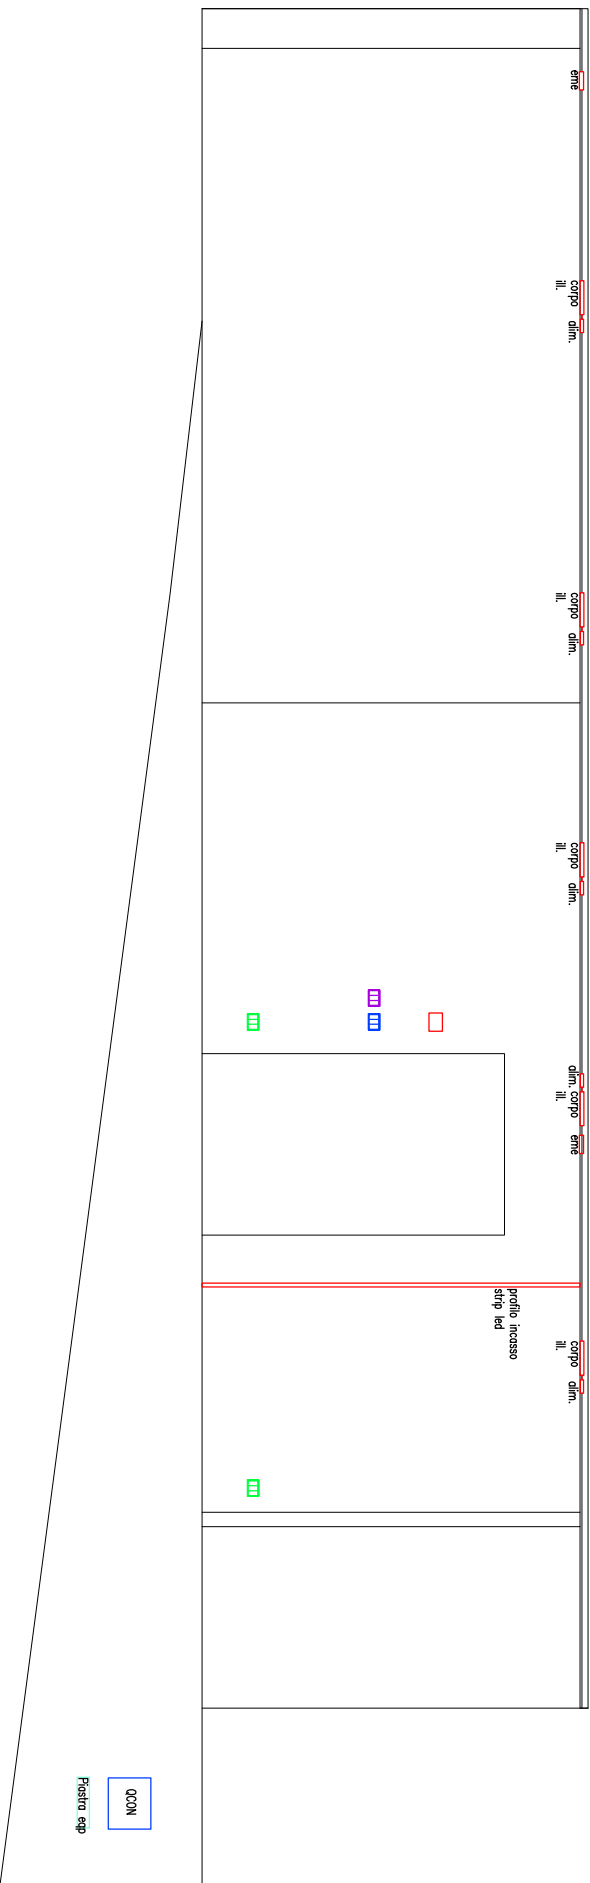


NOTA:
Il presente elaborato grafico è valido per i soli impianti elettrici ed elettronici.
Per informazioni architettoniche e strutturali riferirsi esclusivamente ai rispettivi elaborati progettuali.

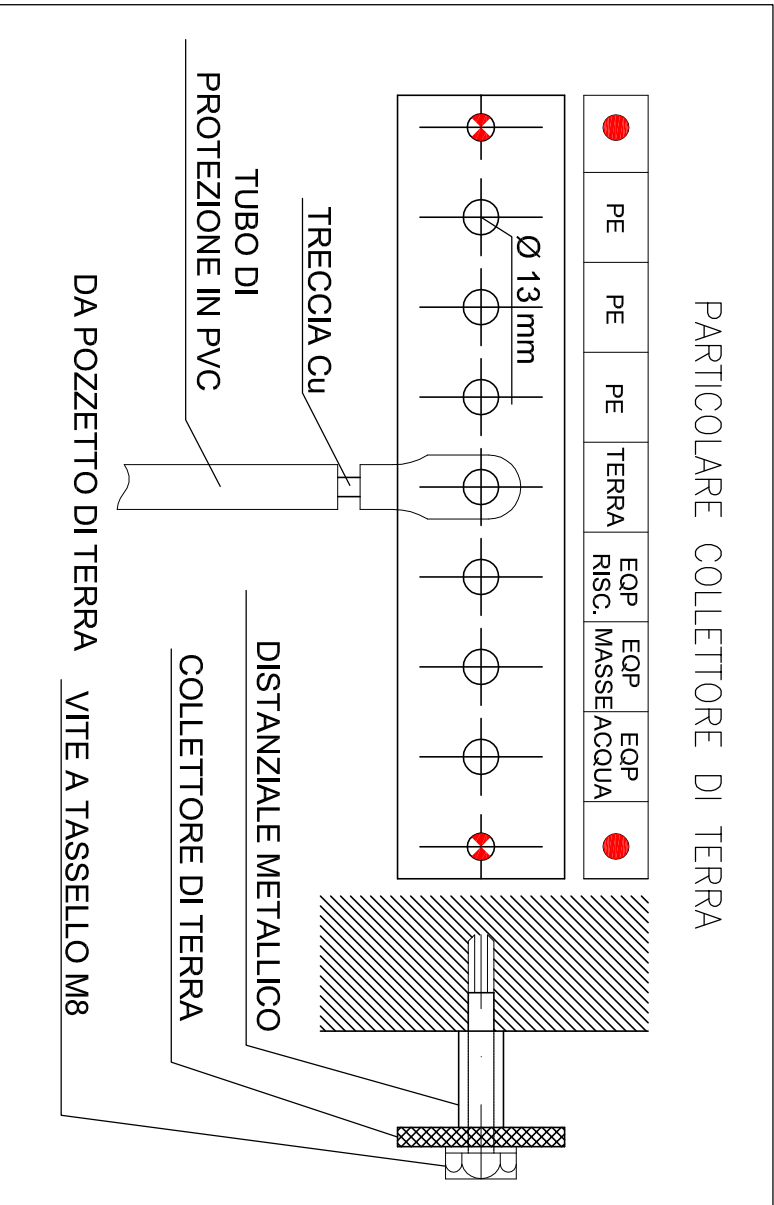


SCHEMA DI PRINCIPIO IMPIANTO TRASMISSIONE DATI

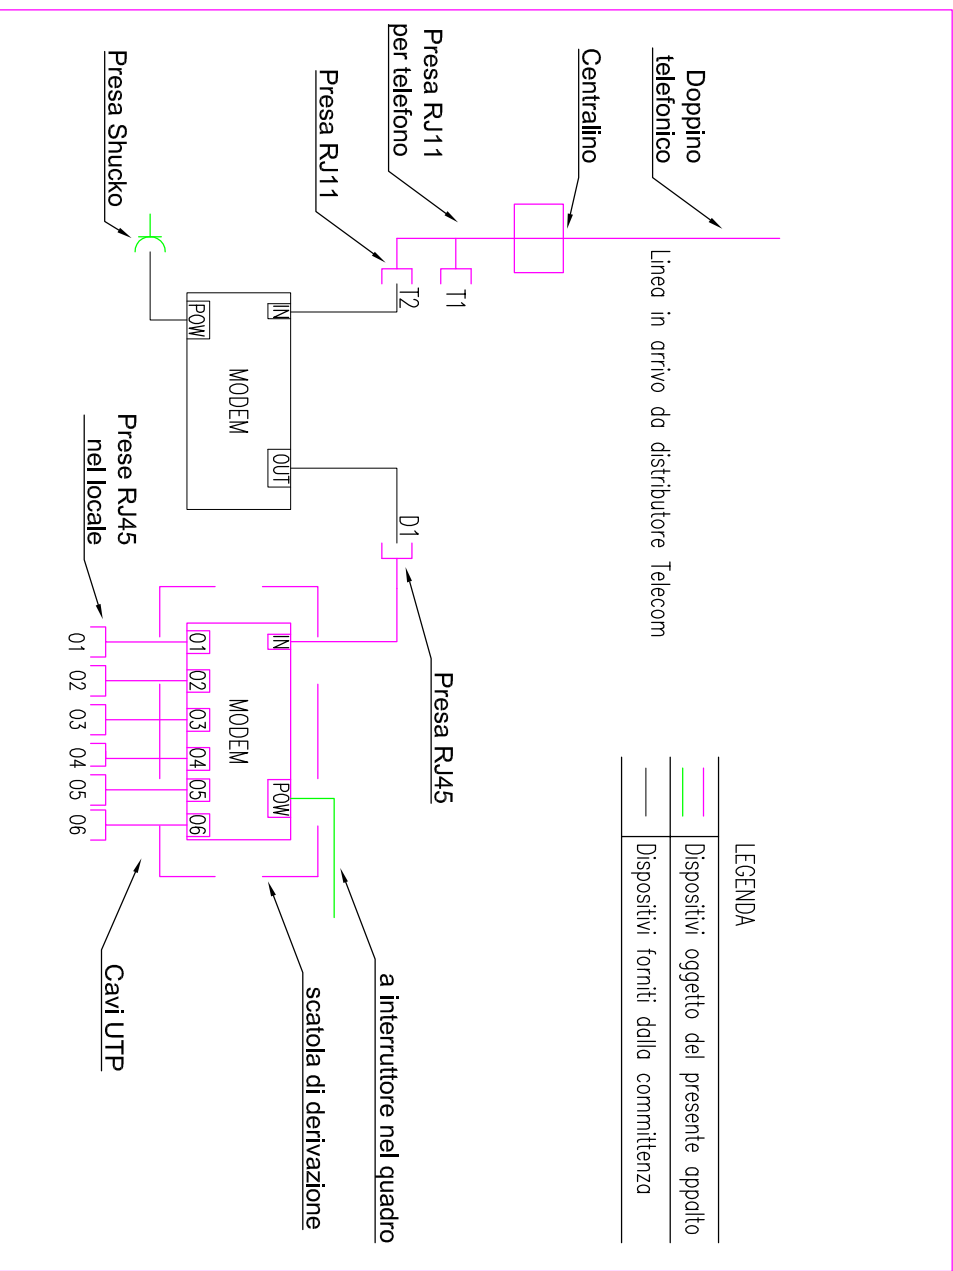

SEZIONE E-E'

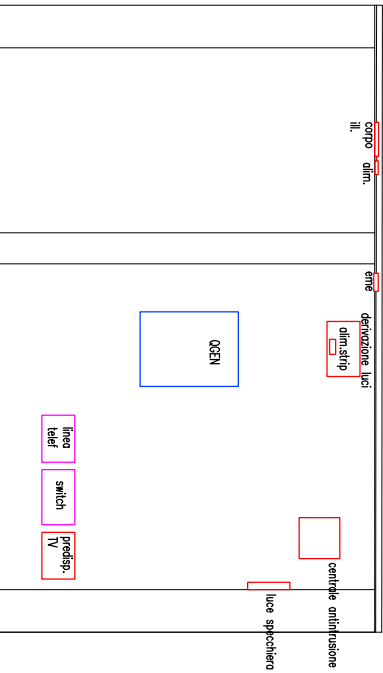

SEZIONE D-D'

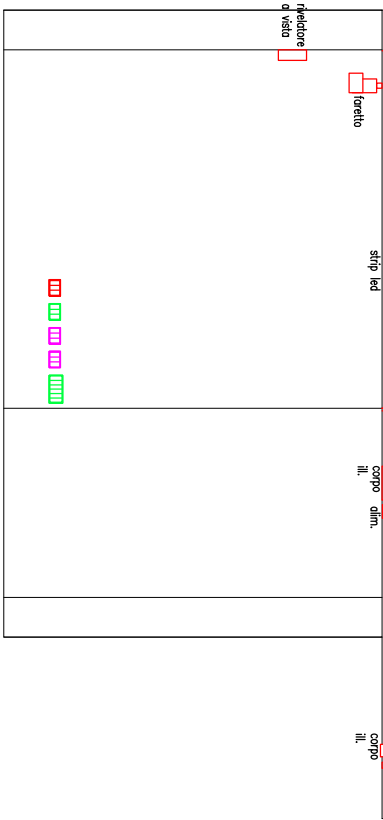

SEZIONI

